


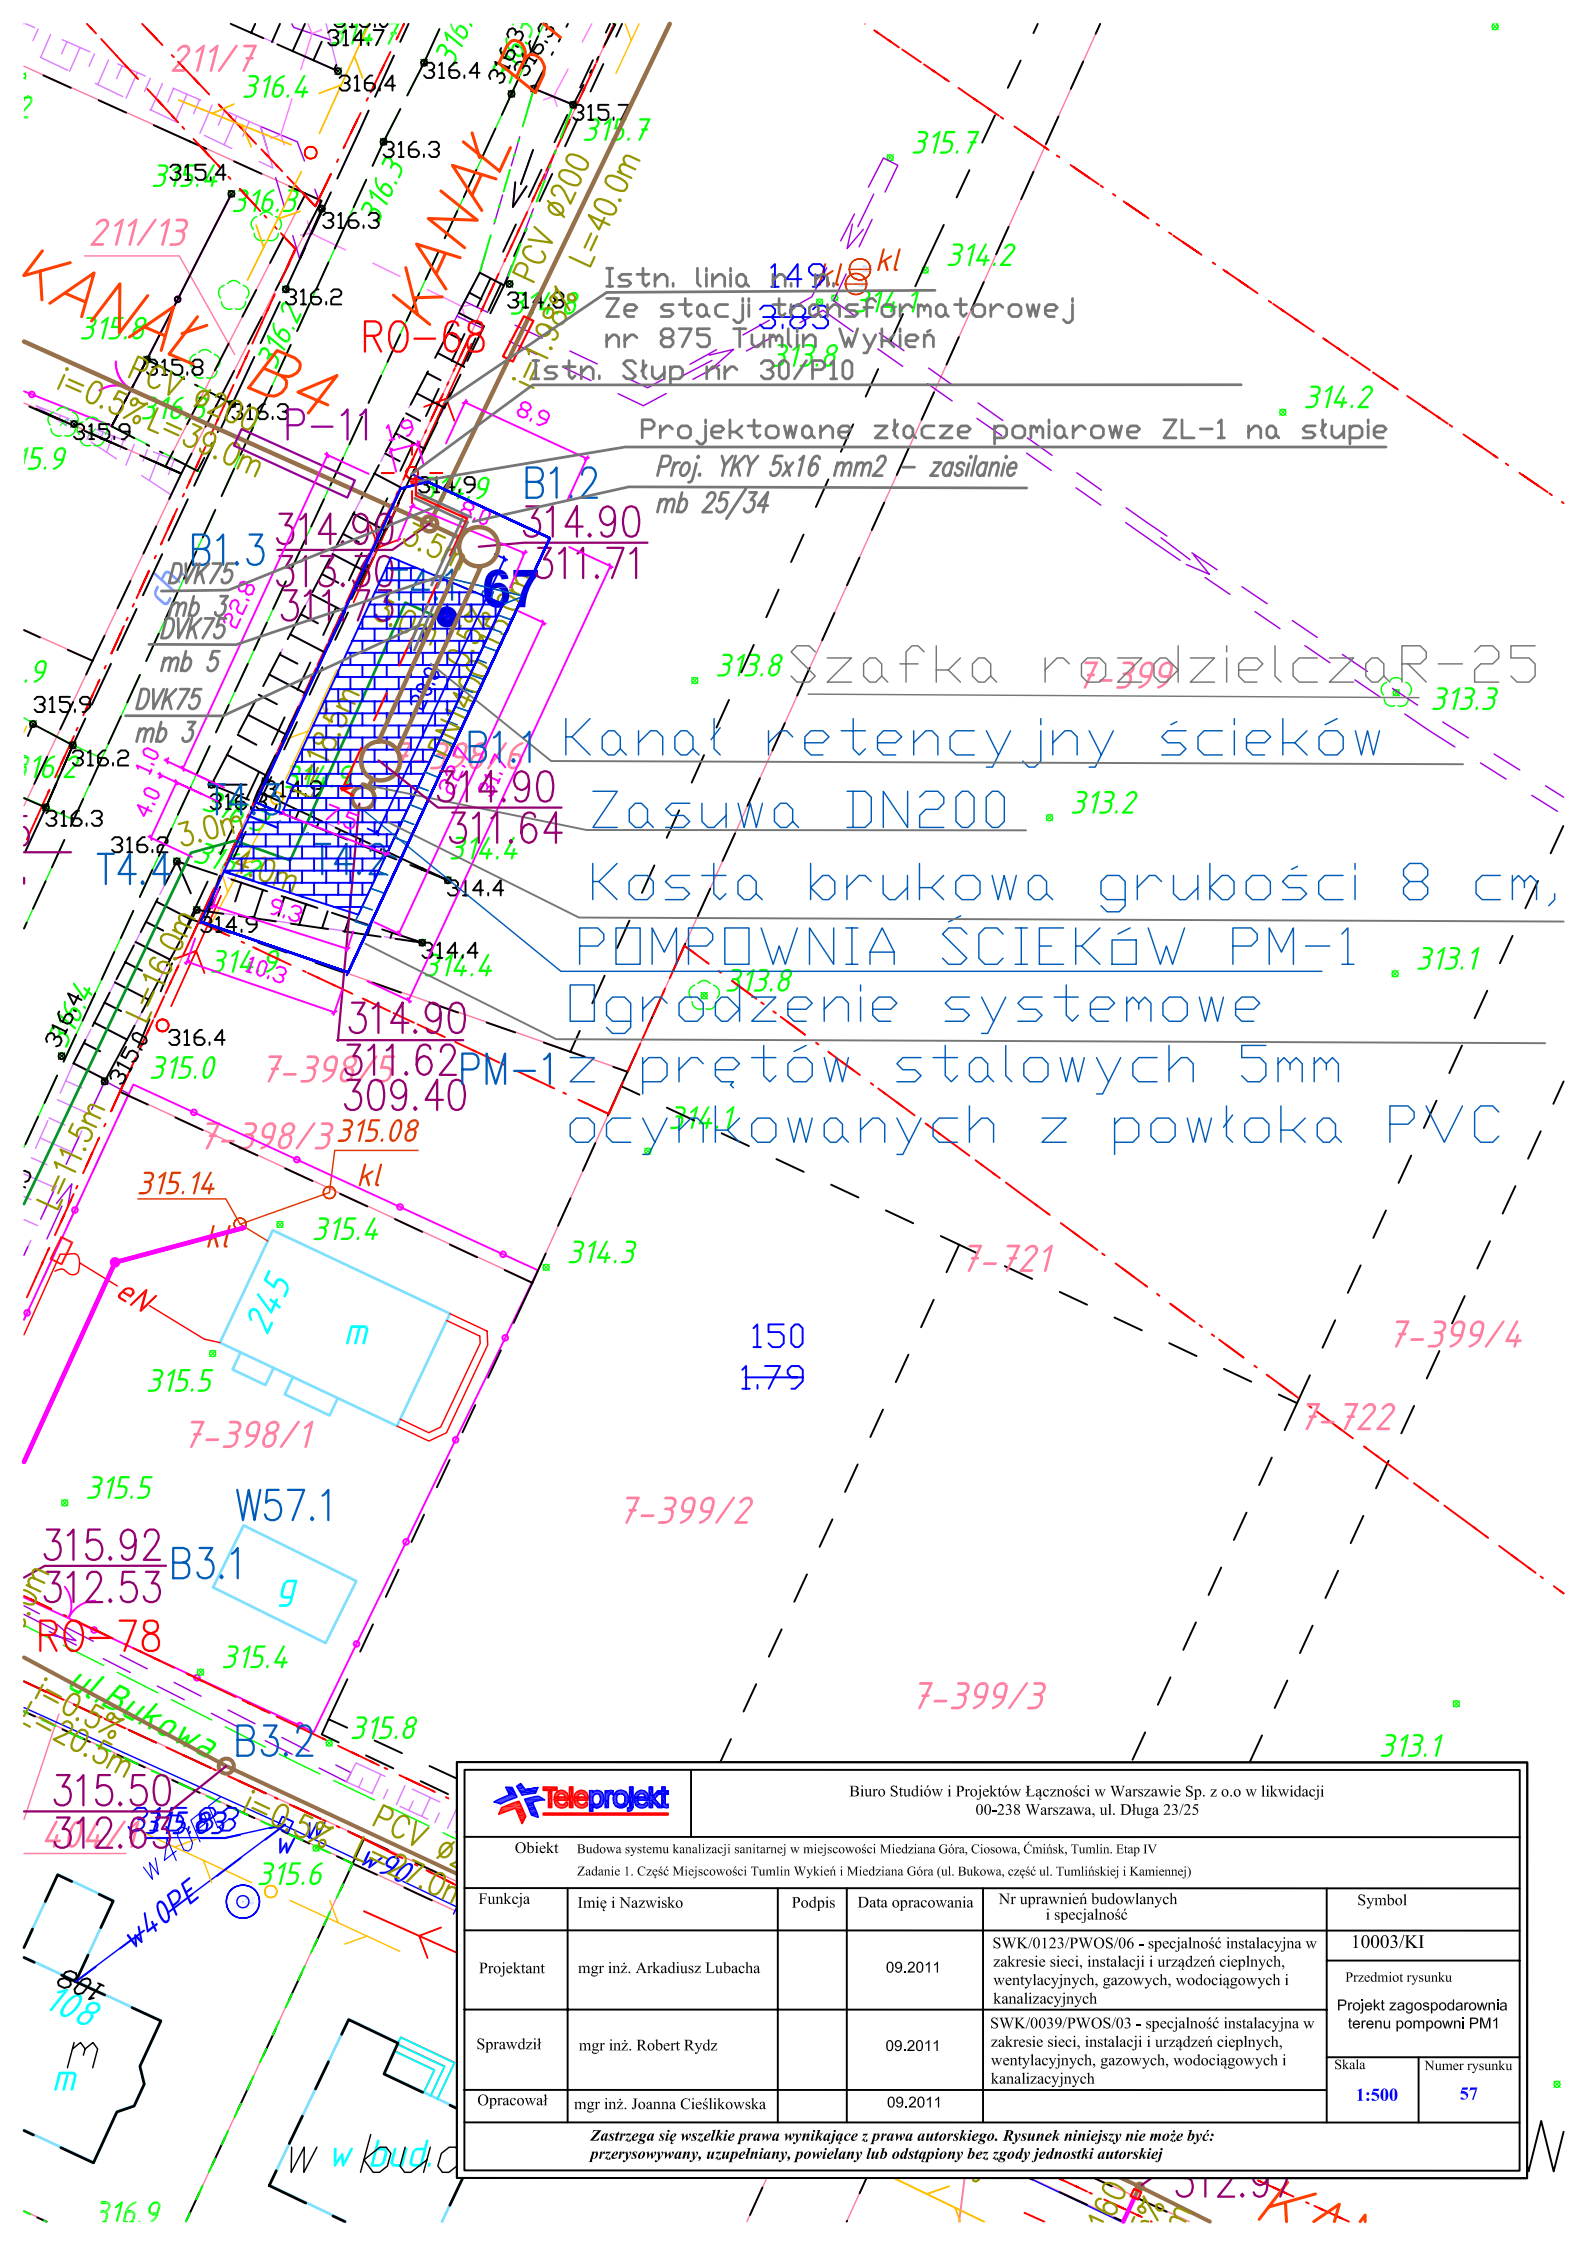

Istn. linia 149.18 kl. 8
Ze stacji transformatorowej
nr 875 Tumlin Wykień
Istn. Słup nr 30/P10

Projektowane złącze pomiarowe ZL-1 na słupie
Proj. YKY 5x16 mm² - zasilanie
mb 25/34

Szafla rozdzielcza R-25
Kanał retencyjny ścieków
Zasuwa DN200
Kosta brukowa grubości 8 cm,
POMPOWIA ŚCIEKÓW PM-1
Ogródzenie systemowe
PM-1 z prętów stalowych 5mm
ocynkowanych z powłoką PVC

		Biuro Studiów i Projektów Łączności w Warszawie Sp. z o.o w likwidacji 00-238 Warszawa, ul. Długa 23/25			
Obiekt		Budowa systemu kanalizacji sanitarnej w miejscowości Miedziana Góra, Ciosowa, Ćmińsk, Tumlin. Etap IV Zadanie 1. Część Miejscowości Tumlin Wykień i Miedziana Góra (ul. Bukowa, część ul. Tumlińskiej i Kamiennej)			
Funkcja	Imię i Nazwisko	Podpis	Data opracowania	Nr uprawnień budowlanych i specjalność	Symbol
Projektant	mgr inż. Arkadiusz Lubacha		09.2011	SWK/0123/PWOS/06 - specjalność instalacyjna w zakresie sieci, instalacji i urządzeń cieplnych, wentylacyjnych, gazowych, wodociągowych i kanalizacyjnych	10003/KI
Sprawdził	mgr inż. Robert Rydz		09.2011	SWK/0039/PWOS/03 - specjalność instalacyjna w zakresie sieci, instalacji i urządzeń cieplnych, wentylacyjnych, gazowych, wodociągowych i kanalizacyjnych	Przedmiot rysunku Projekt zagospodarowania terenu pompowni PM1
Opracował	mgr inż. Joanna Cieślukowska		09.2011		Skala 1:500
					Numer rysunku 57
Zastrzeżenie: Zastrzeżenie wszelkie prawa wynikające z prawa autorskiego. Rysunek niniejszy nie może być: przerysowywany, uzupełniany, powielany lub odstąpiony bez zgody jednostki autorskiej					